





Vodárenská společnost Chrudim, a.s.  
Novoměstská 626  
537 28 Chrudim

## Medlešice - Splašková kanalizace SO 01 - Stavební situace - část 2. Měřítko M 1:500

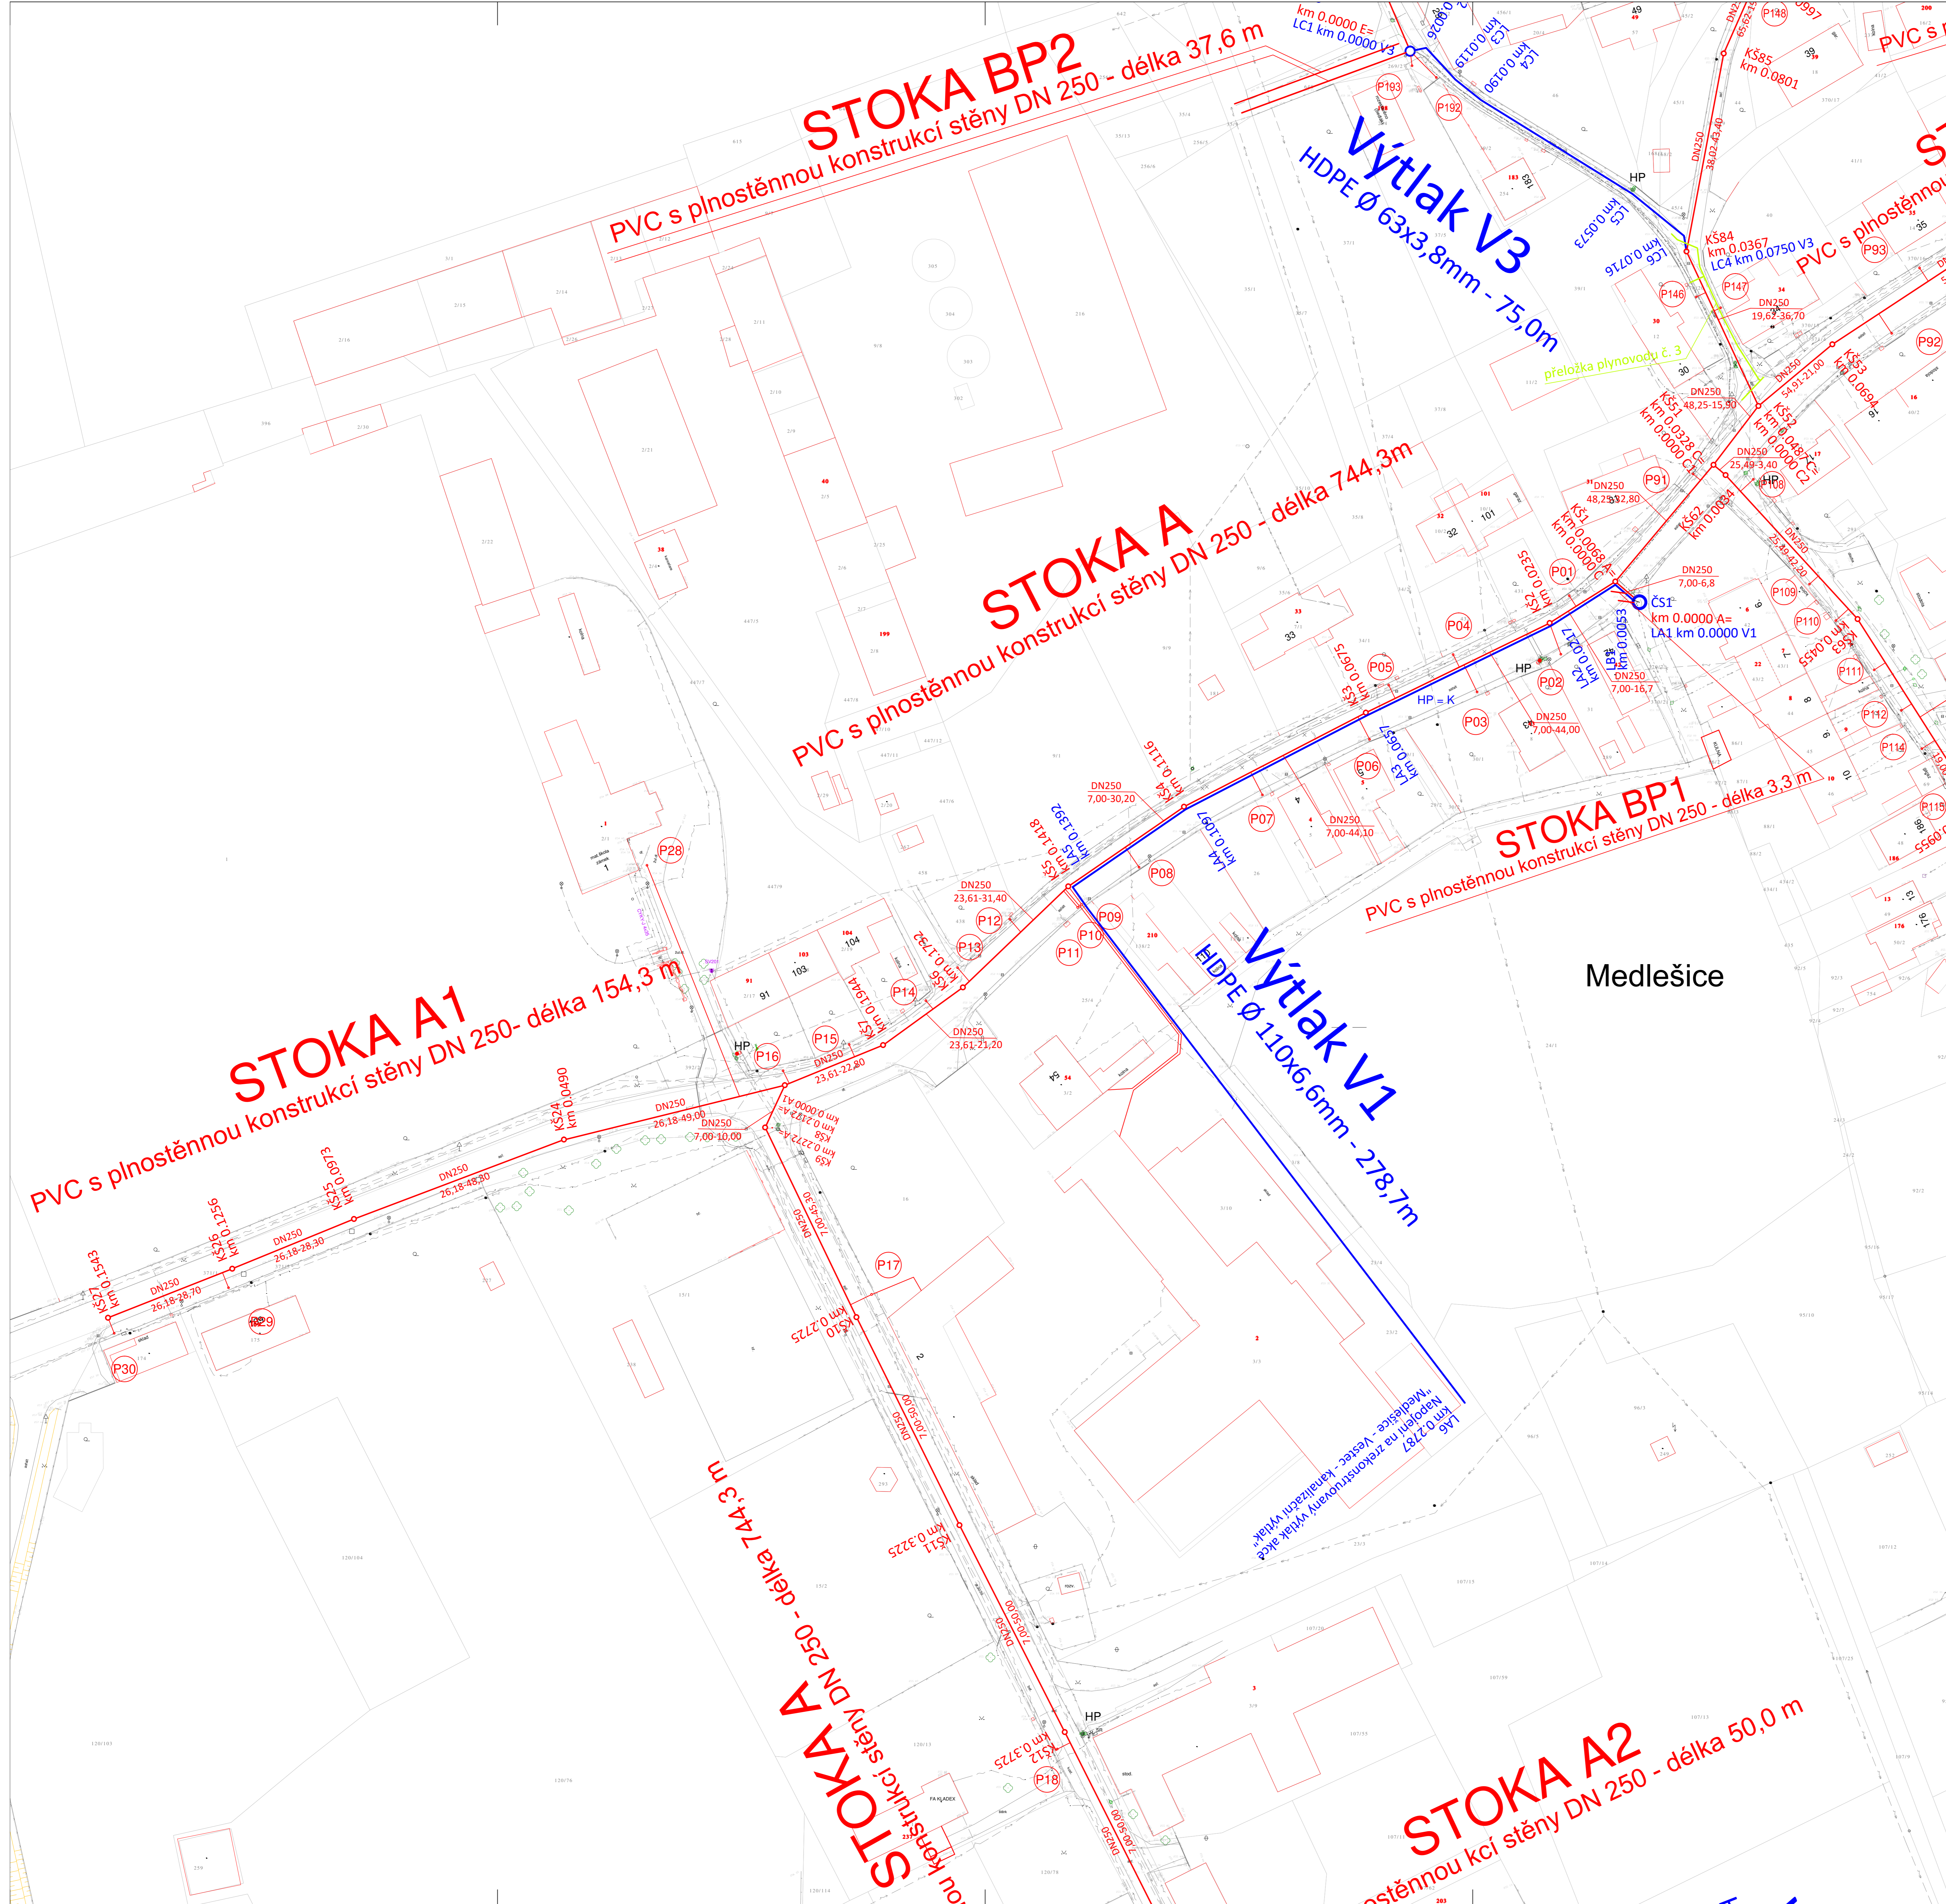

### Klad listů:

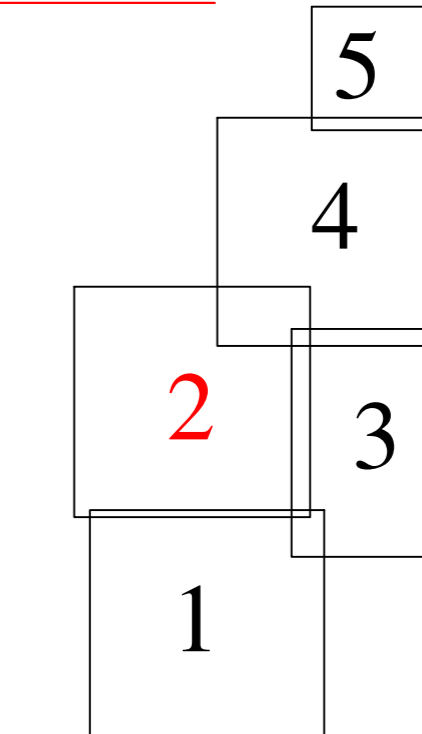

### Legenda:

- Kanalizace**
- Trasa gravitační kanalizace
  - Trasa kanalizačního výtlačku
  - Kanalizační šachta
  - Profil kanalizace
  - sklon(‰) - délka(m)
  - Staničení trasy gravitační kanalizace
  - Staničení trasy kanalizačního výtlačku
  - Čerpací stanice
  - Číslo kanalizační přípojky
- Ostatní inženýrské sítě**
- Stávající vodovod
  - Stávající kanalizace
  - NTL plynovod
  - STL plynovod
  - plyn. přípojky
  - Plynovod bez rozlišení tlaku
  - Telekomunikační kabel místní
  - Telekomunikační kabel dálkový
  - Kabel el. napětí podzemní
  - Kabel el. napětí nadzemní 35 kV
  - Kabel el. vedení nadzemní 1kV
  - Kabel el. napětí nadzemní 110 kV

### Poznámka:

Inženýrské sítě jsou zakresleny pouze orientačně. Dodavatel stavby je povinen před zahájením zemních prací zajistit jejich přesné výtčení u jednotlivých správců sítí.

Výškový systém Balt po vyrovnání.

|                       |                                |  |
|-----------------------|--------------------------------|--|
| Vypracoval:           |                                | VS Chrudim   |
| Konsturoval:          |                                | Vodárenská společnost Chrudim, a.s.                |
| Odpovědný projektant: |                                | VS Chrudim, a.s. - Novoměstská 626, 537 28 Chrudim |
| Místo:                | PAROUBICKÝ                     | Místo stavby: Medlešice                            |
| Objekt:               | Město Chrudim                  | Objekt: Medlešice                                  |
| Název díla:           |                                | Číslo zadání: 08/2020                              |
| Název výkresu:        | SO 01 STAVEBNÍ SITUACE ČÁST 2. | Stupeň: DPS  |
|                       |                                | Formát: 15 x A4                                    |
|                       |                                | Podpis: [ ]  |
|                       |                                | Číslo výkresu: D.1.1.2.2                           |

TENTO VÝKRES A JEHO PŘÍLOHY JSOU MĚŠKOUŽITELNÉ VLASTNICTVÍM, NEŽE BYT BEZ NAŠHO PŘEDCHOZÍHO SOUHLASÍ KOPÍROVÁNÍ, ROZMNOŽOVÁNÍ ANI ZVEŠTĚNÍMÍM JINOU OSOUBOU NEŽ MĚNÍM.

