


Vodárenská společnost Chrudim, a.s.  
 Novoměstská 626  
 537 28 Chrudim

**Medlešice -  
 Splašková kanalizace  
 SO 01 - Stavební situace - část 3.  
 Měřítko M 1:500**

Klad listů:

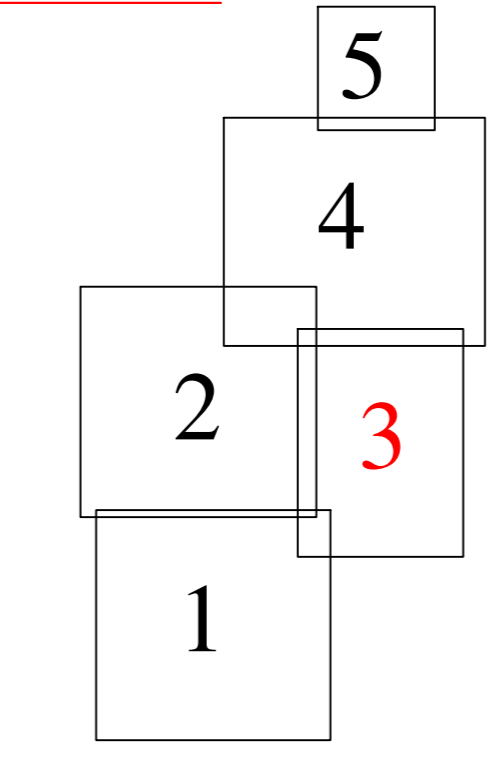

Legenda:

	Kanalizace	
	Trasa gravitační kanalizace	
	Trasa kanalizačního výtlačku	
	Kanalizační šachta	
	Profil kanalizace	
	sklon(‰) - délka(m)	
	Staničení trasy gravitační kanalizace	
	Staničení trasy kanalizačního výtlačku	
	Čerpací stanice	
	Číslo kanalizační přípojky	
	Ostatní inženýrské sítě	
	Stávající vodovod	
	Stávající kanalizace	
	NTL plynovod	
	STL plynovod	
	plyn. přípojky	
	Plynovod bez rozlišení tlaku	
	Telekomunikační kabel místní	
	Telekomunikační kabel dálkový	
	Kabel el. napětí podzemní	
	Kabel el. napětí nadzemní 35 kV	
	Kabel el. vedení nadzemní 1kV	
	Kabel el. napětí nadzemní 110 kV	

Poznámka:

Inženýrské sítě jsou zakresleny pouze orientačně. Dodavatel stavby je povinen před zahájením zemních prací zajistit jejich přesné výtččení u jednotlivých správců sítí.  
 Výškový systém Balt po vyrovnání.

Vypracoval:		VS Chrudim
Kontroloval:		Vodárenská společnost Chrudim, a.s.
Odpovědný projektant:	PARUBICKÝ	Medlešice
Město:	Město Chrudim	08/2020
Název stavby:	Medlešice - splašková kanalizace	Číslo úkolu:
Název výkresu:	SO 01 STAVEBNÍ SITUACE ČÁST 3.	Stupeň:
		Formát:
		Číslo výkresu:

TENTO VÝKRES A JAKO PŘÍLOHY JSOU NAŠÍM VLASTNÍM. NEHĚ BTI BEZ NAŠÍHO PŘEDCHOZÍHO SOUHLASÍ KOPÍROVÁNÍ, ROZNOŠOVÁNÍ ANEŽ ZPŮSOBNĚNÍ VEŘEJNĚ NEBO TRŽNĚ.