


Vodárenská společnost Chrudim, a.s.
Novoměstská 626
537 28 Chrudim

**Medlešice -
Splašková kanalizace
SO 01 - Stavební situace - část 4.
Měřítko M 1:500**

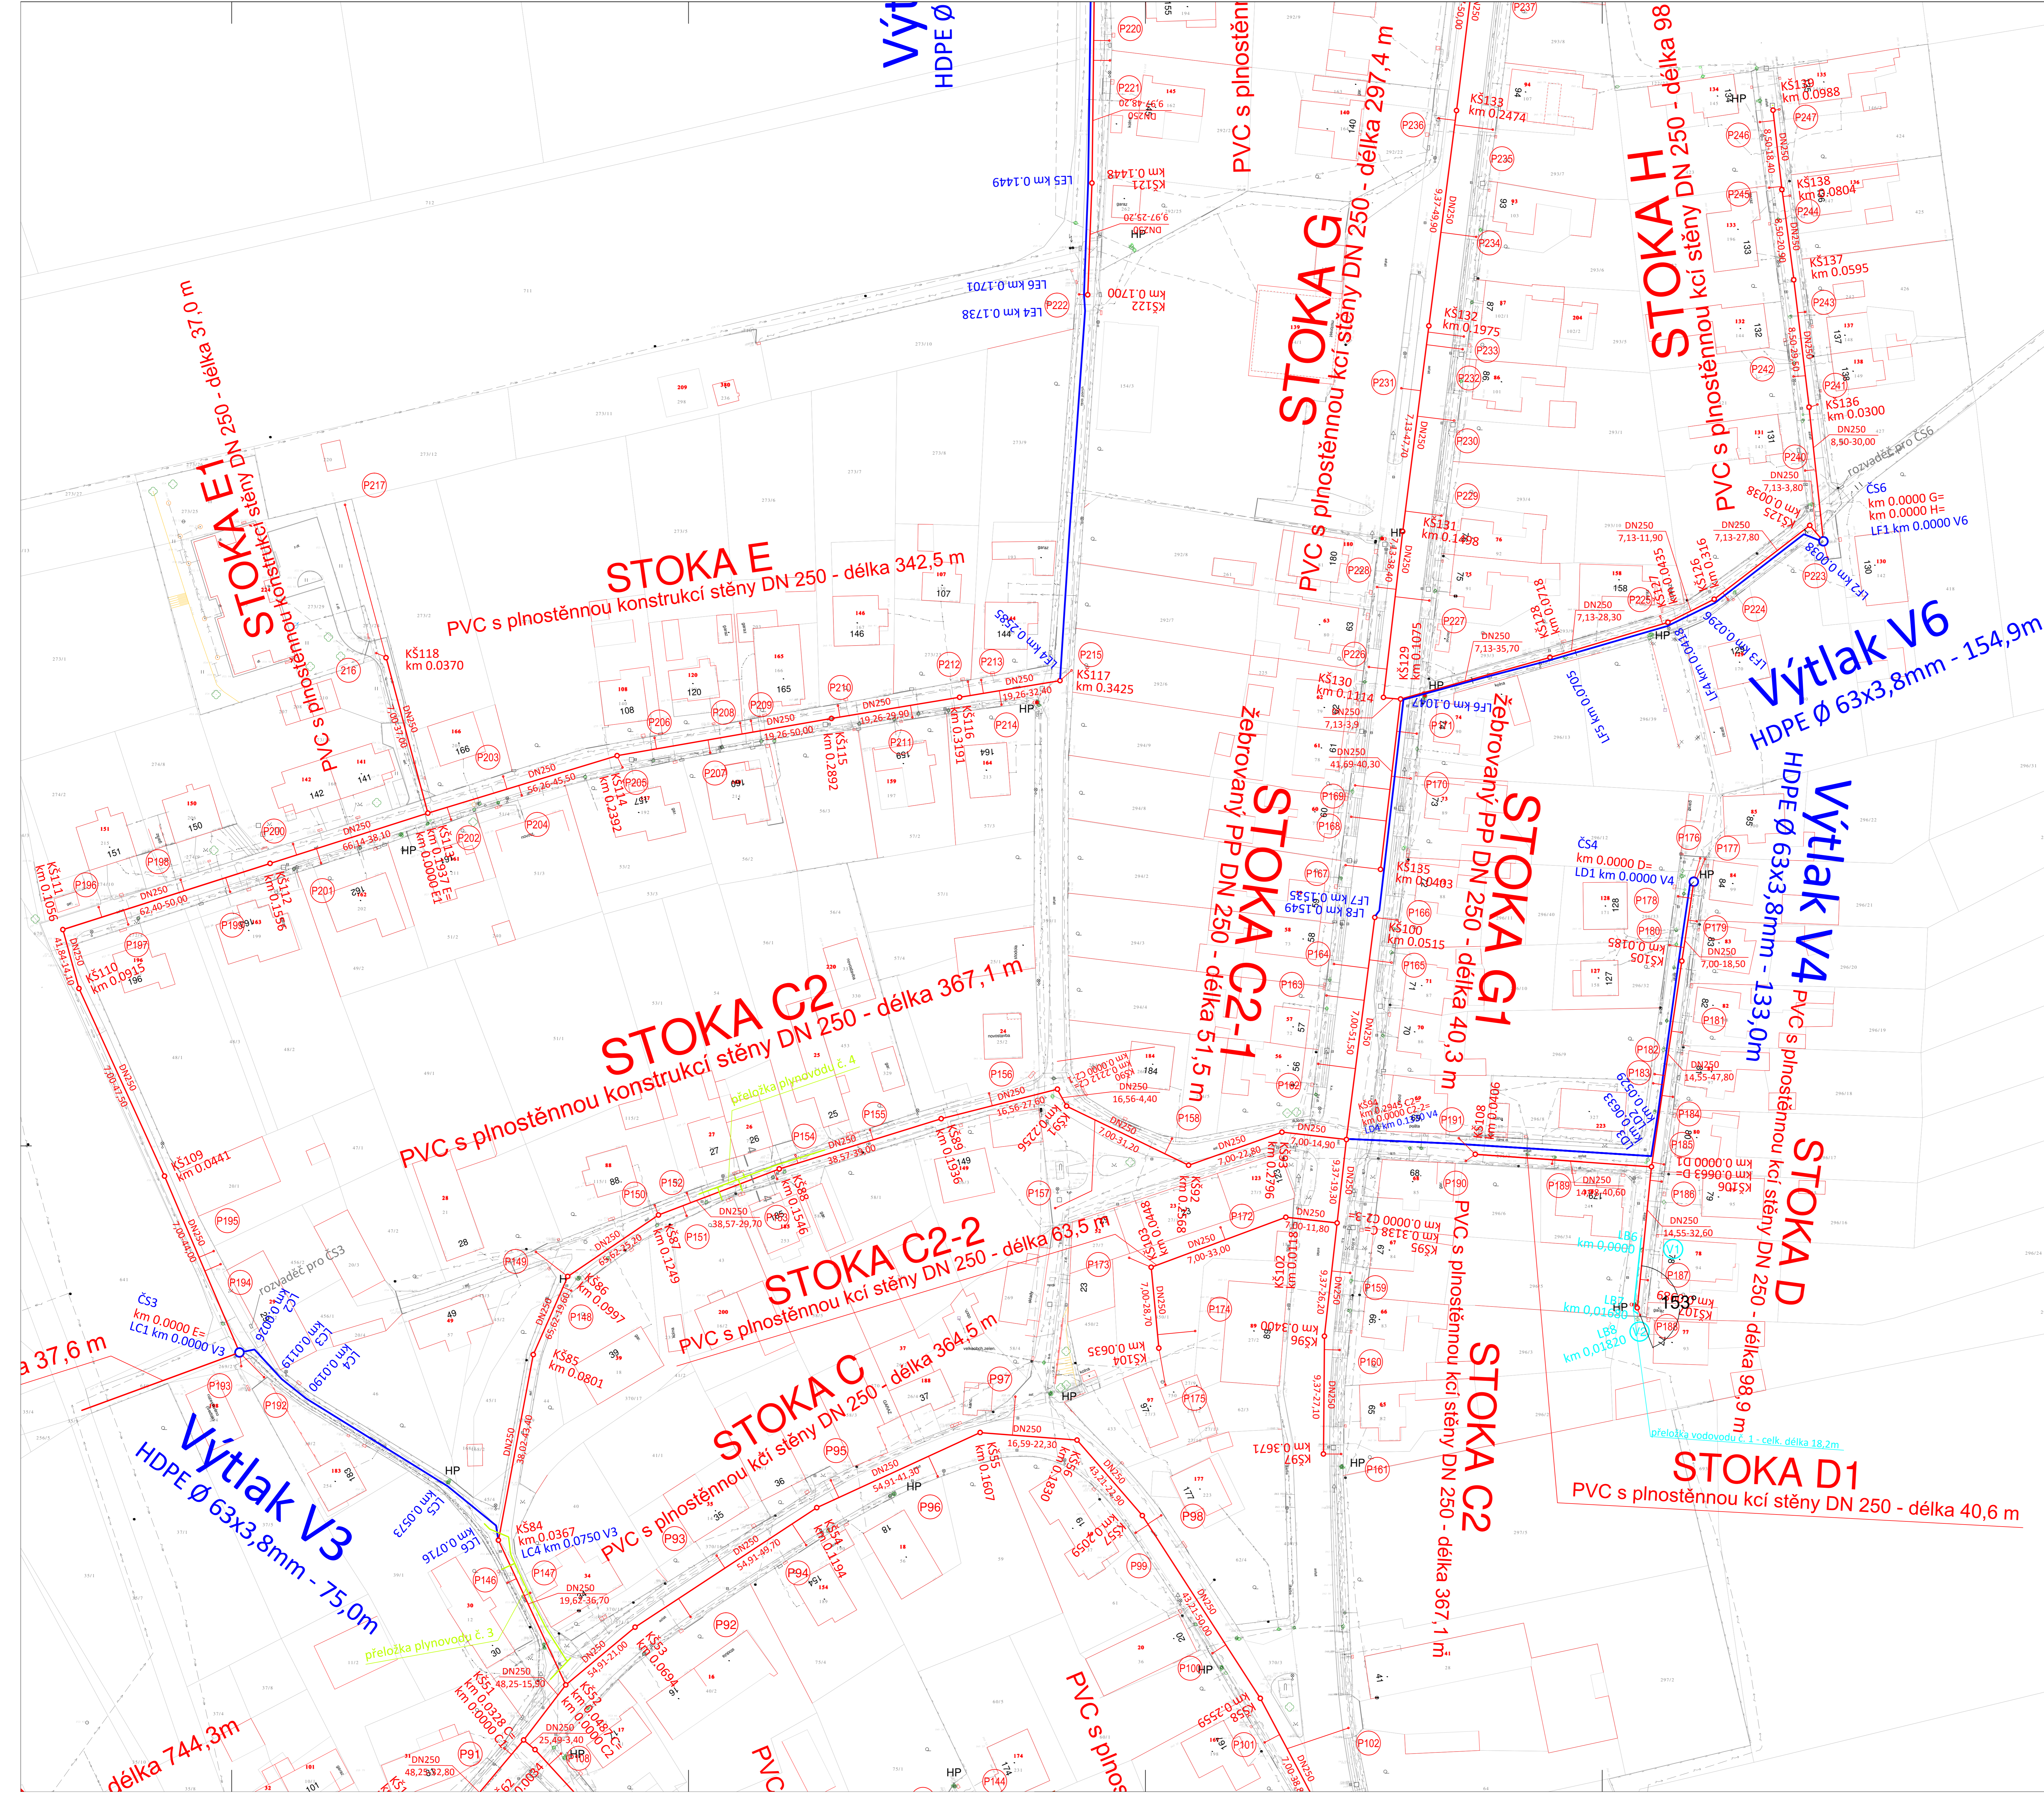

Legenda:

- Kanalizace**
- Trasa gravitační kanalizace
 - Trasa kanalizačního výtlačku
 - Kanalizační šachta
 - Profil kanalizace
 - sklon(%) - délka(m)
 - Staničení trasy gravitační kanalizace
 - Staničení trasy kanalizačního výtlačku
 - Čerpací stanice
- Ostatní inženýrské sítě**
- Stávající vodovod
 - Stávající kanalizace
 - NTL plynovod
 - STL plynovod
 - plyn. přípojky
 - Plynovod bez rozlišení tlaku
 - Telekomunikační kabel místní
 - Telekomunikační kabel dálkový
 - Kabel el. napětí podzemní
 - Kabel el. napětí nadzemní 35 kV
 - Kabel el. vedení nadzemní 1kV
 - Kabel el. napětí nadzemní 110 kV

Poznámka:

Inženýrské sítě jsou zakresleny pouze orientačně. Dodavatel stavby je povinen před zahájením zemních prací zajistit jejich přesné výtčení u jednotlivých správců sítí.
Výškový systém Balt po vyrovnání.

Výpracoval:		VS Chrudim
Revidoval:		
Odpovědný projektant:		
Kraj:	PARUBICKÝ	Město stavební Medlešice
Investor:	Město Chrudim	Datum: 08/2020
Název akce:		Číslo zakázky: 08/2020
		Stupeň: DPS
		Formát: 18 x A4
Název výkresu:	SO 01 STAVEBNÍ SITUACE ČÁST 4.	Číslo výkresu: 01.1.2.4
TENTO VÝKRES A JINÉ PŘÍLOHY JSOU NAŠÍ VLASTNOSTÍ. NESMÍ BYT BEZ NAŠHO PŘEDCHOZÍHO PÍSEMNÉHO SOUHLASÍ VYKORSTOVÁN, ROZMNOŽOVÁN ANI PŘEDÁVÁNÍ. ŽÁDNÝM ZPŮSOBEM NEPŘENÁŠÍ.		